
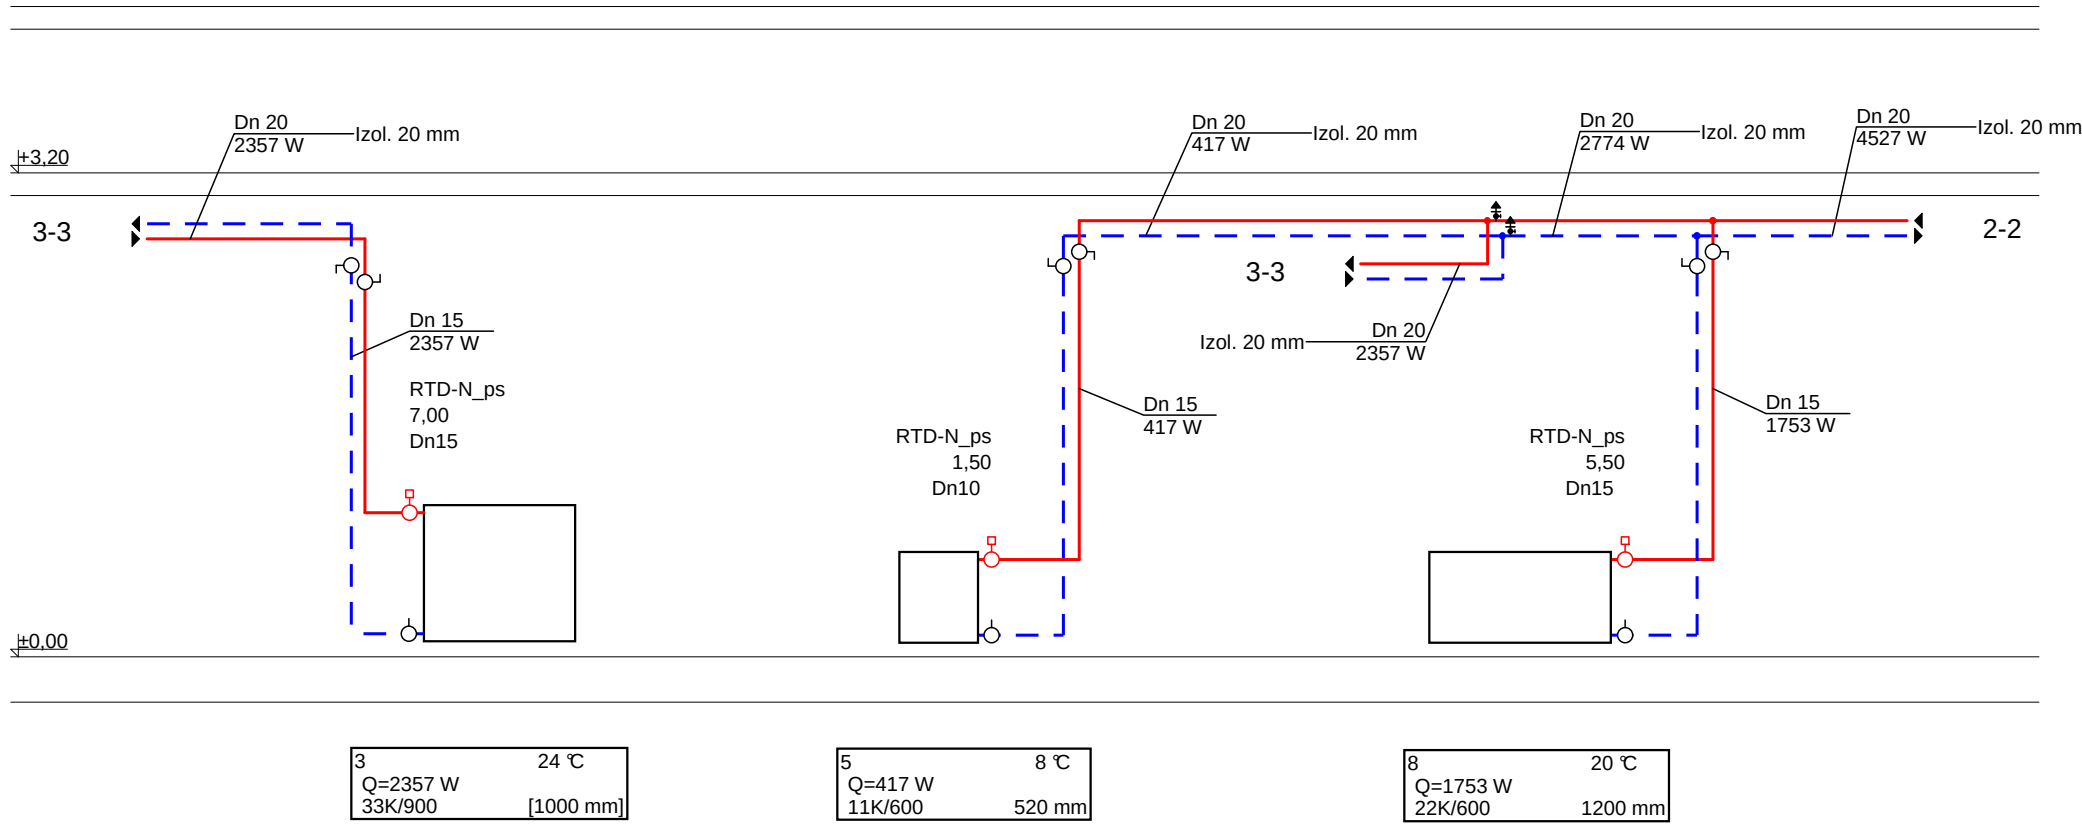
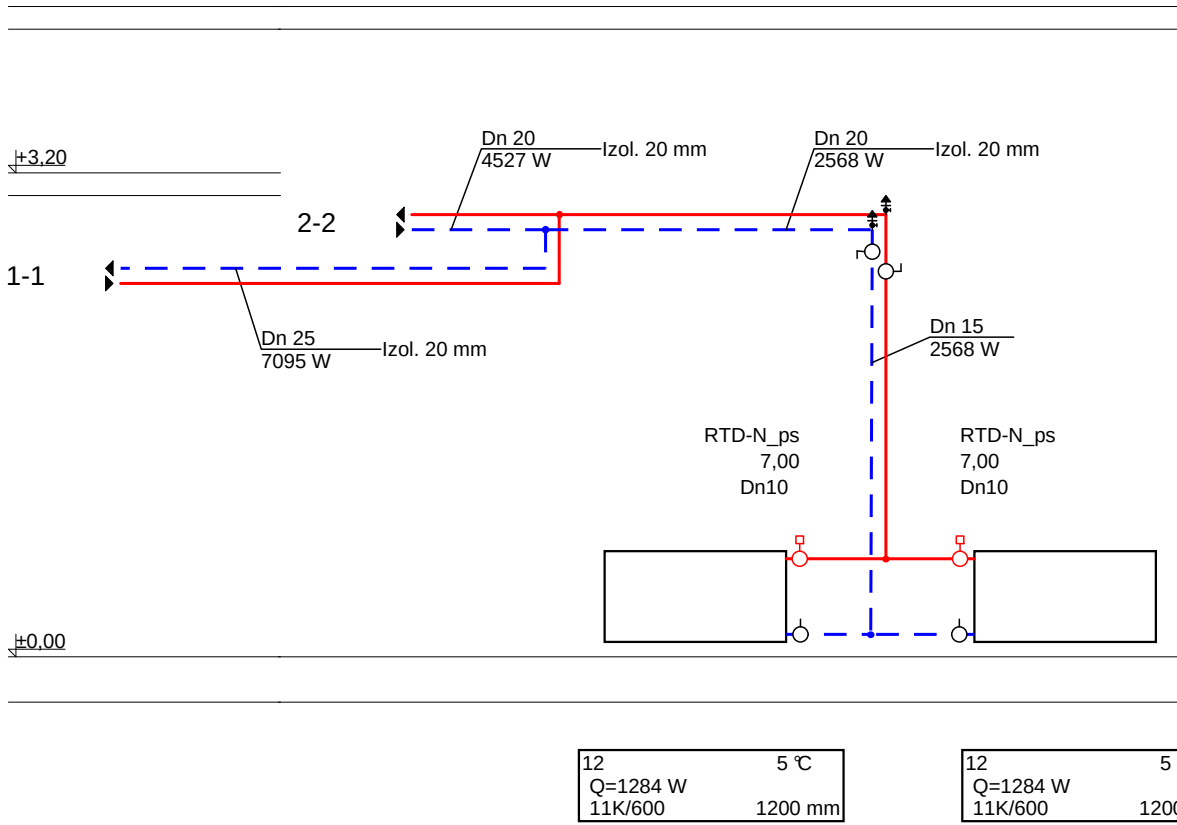


Vogel&Noot THERM H V4.53. Projekt: "Ustka-Objazda.sp", atk.roboczy: "rozwiniecie", skala: 1 : 50, strona: 1:1 (1)

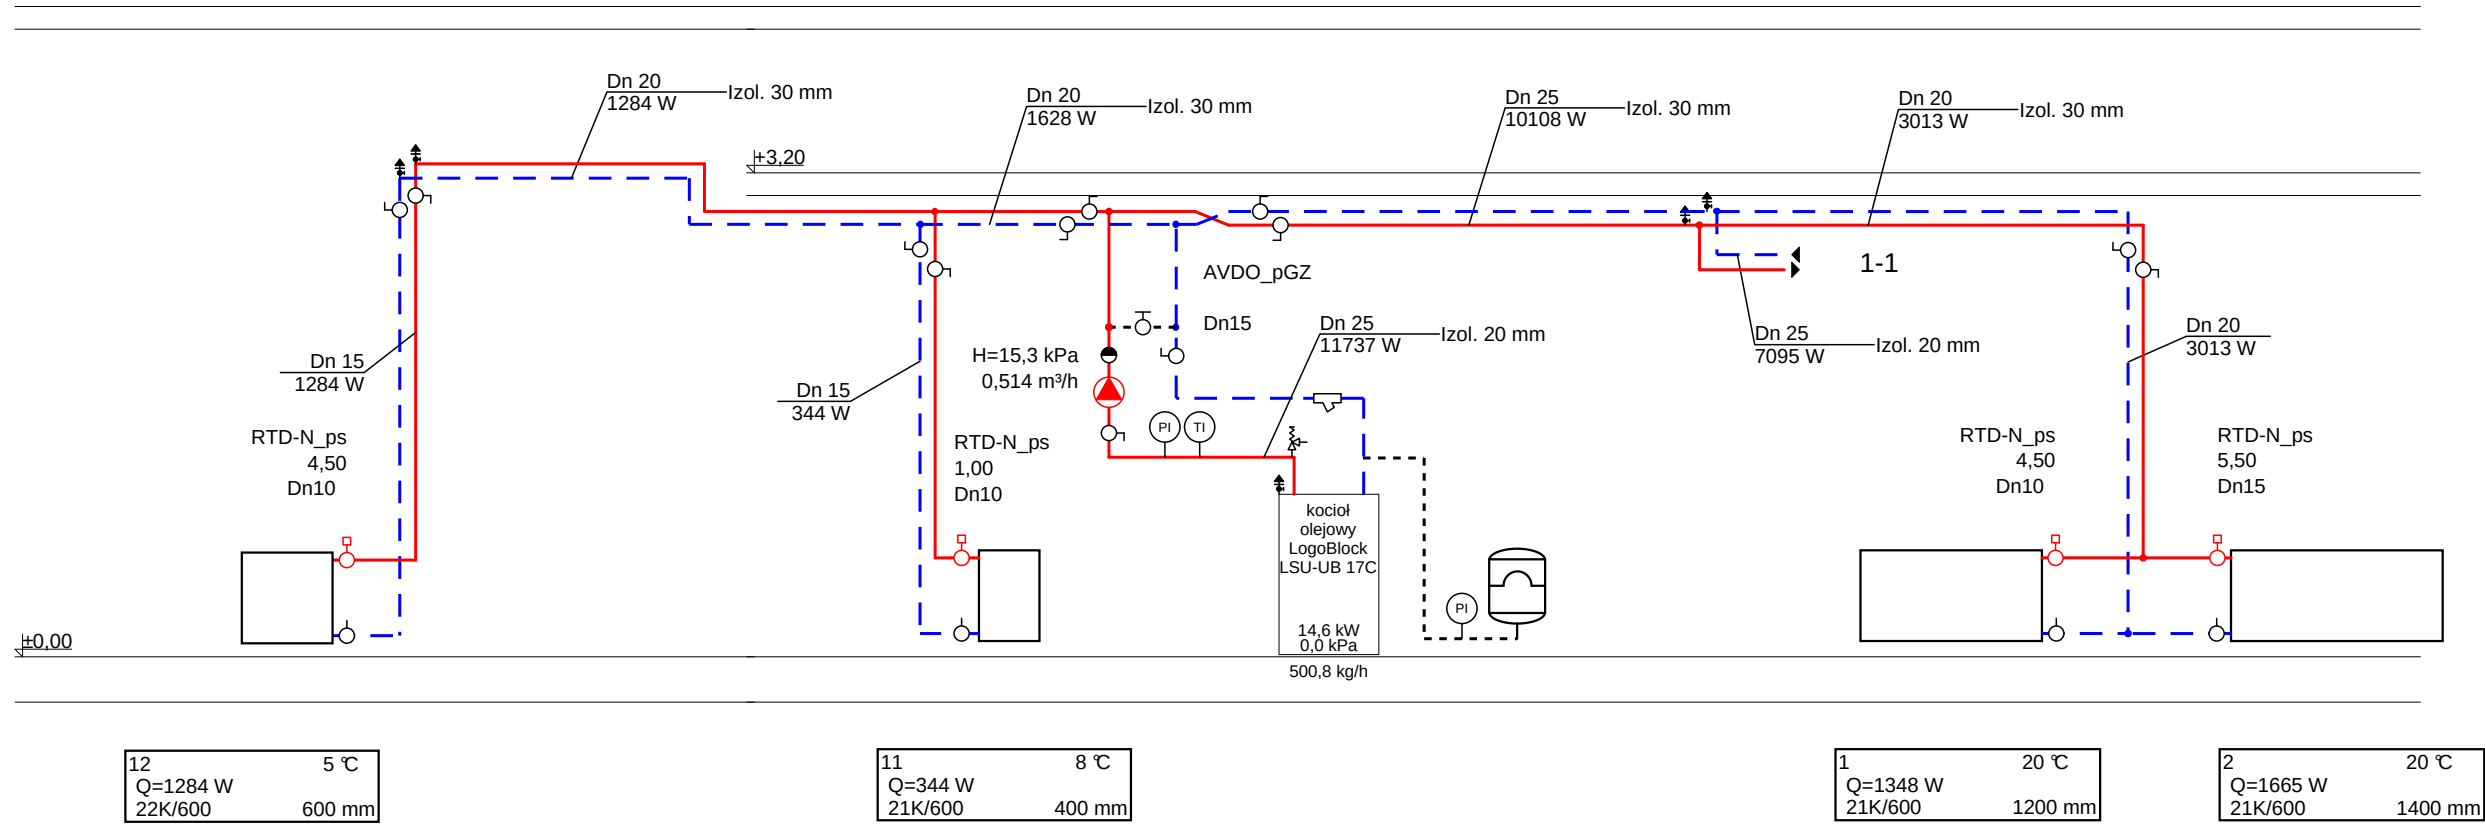

Z.P. i U.B. BENBUD inż. Benedykt Reder ul. Ks. dr Wł. Łęgi 1/27 86-300 Grudziądz	Tytuł rys.:	Rzut parteru – rozwinięcie instalacji c.o.		Skala:
	Inwestycja	Rozbudowa remizy strażackiej OSP Objazda		1: ---/50
	Adres:	Objazda, woj. pomorskie Działka nr 184/4 – Obręb Objazda		Data: 07.2008
	Inwestor:	Gmina Ustka ul. Dunina 24, 76–270 Ustka		
	Projektant:	techn. Edmund Wierchowski UPR. PROJ. BP–RN–V/4/10/79		Nr rys.: S5
	Sprawdzający:	mgr inż. Maciej Daniel UPR. PROJ. GP.1.7342/129/10/92		
	Opracowanie:	inż. Piotr Feldmann		
	Branża:	SANITARNA PROJEKT BUDOWL.–WYKON.		