



TABLICA GŁÓWNA ŚWIETLICY I REMIZUY TG W OBUDOWIE RW 2x3x24 o JP=20

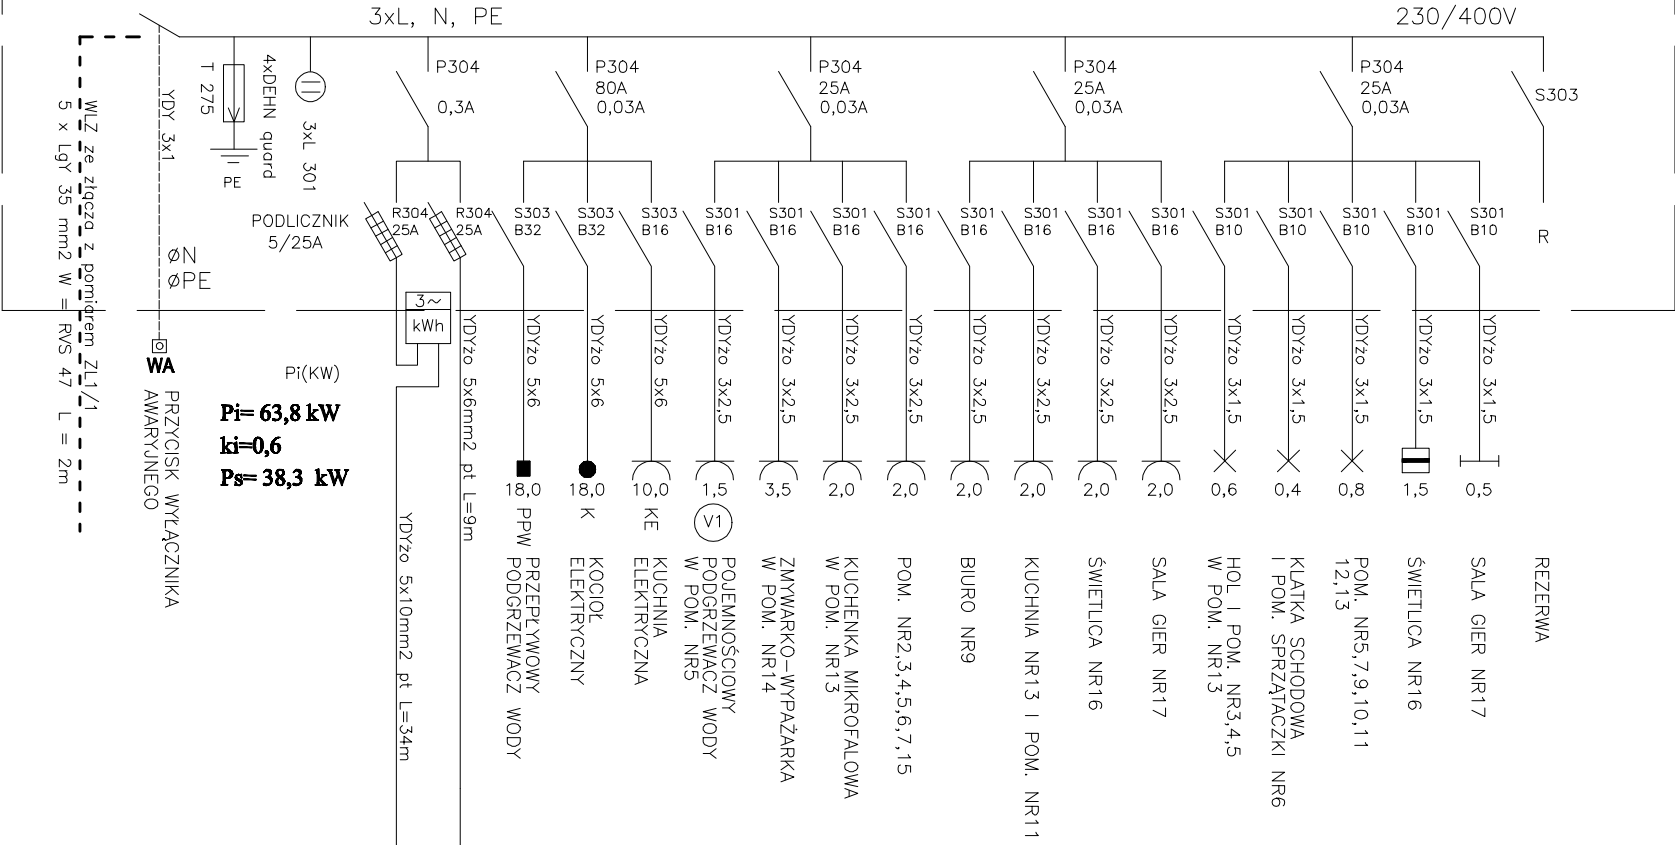

Pi(KW)
Pi= 63,8 kW
ki=0,6
Ps= 38,3 kW


TABLICA PODDASZA TP W OBUDOWIE RW 3x12 JP=43

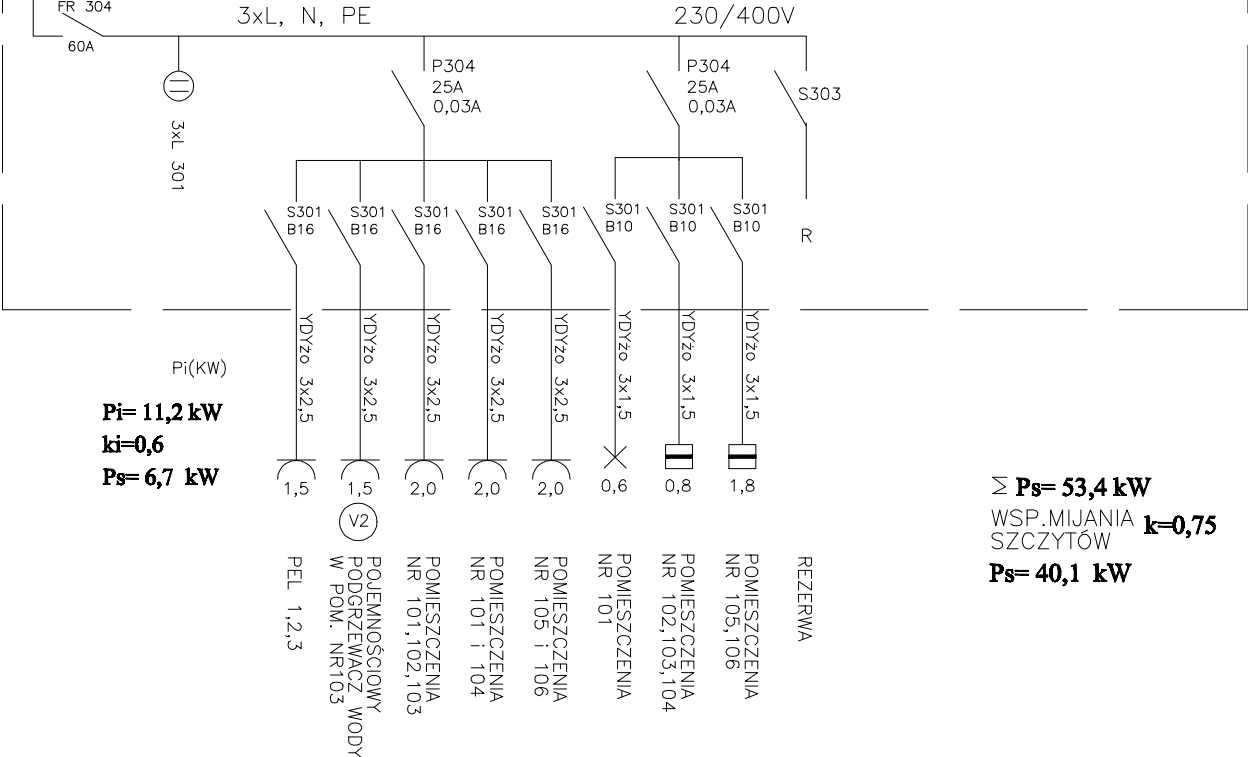

Pi(KW)
Pi= 11,2 kW
ki=0,6
Ps= 6,7 kW

Σ **Ps= 53,4 kW**
WSP. MIJANIA SZCZYTÓW **k=0,75**
Ps= 40,1 kW

TABLICA REMIZY STRAŻACKIEJ TR W OBUDOWIE RW 4x12 JP=43

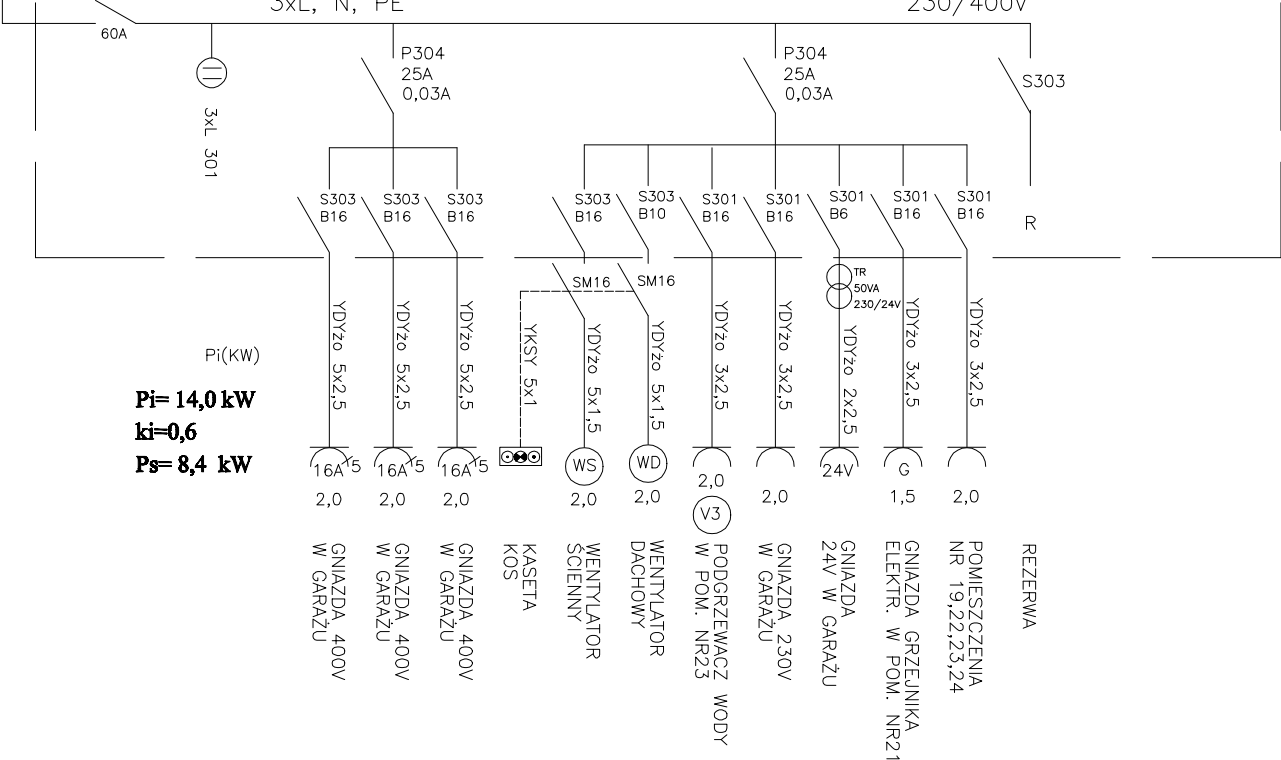

Pi(KW)
Pi= 14,0 kW
ki=0,6
Ps= 8,4 kW

DODATKOWA OCHRONA OD PORAŻEŃ
SZYBKIE WYŁĄCZENIE ZASILANIA
W UKŁADZIE TN-S

PROJEKT: BUDOWA REMIZY ZE ŚWIETLICĄ WIEJSKĄ				JEDNOSTKA PROJEKTOWA: mgr inż. Jolanta Benoit 76-200 Słupsk ul. Włodowicka 28 tel/fax (0-59) 845-71-77 e-mail: jolanta@benoit@wp.pl			
ADRES: STAROWO DZIAŁKI NR 61/316/4 gm. USTKA				AUTOR: mgr inż. Jolanta Benoit AN / 8346 / 83 / 82			
TYTUŁ PRACOWNI: SCHEMATYDBOWY INSTALACJI ELEKTRYCZNYCH				SPRAWDZIŁ: mgr inż. Jolanta Benoit AN / 8346 / 83 / 82			
RYS.: 1/4				PODPIS:			
SKALA: 1:100				DATA: 10.2008 r			
ZBIGNIEW WOJCIEK AN / 8346 / 172 / 86							