


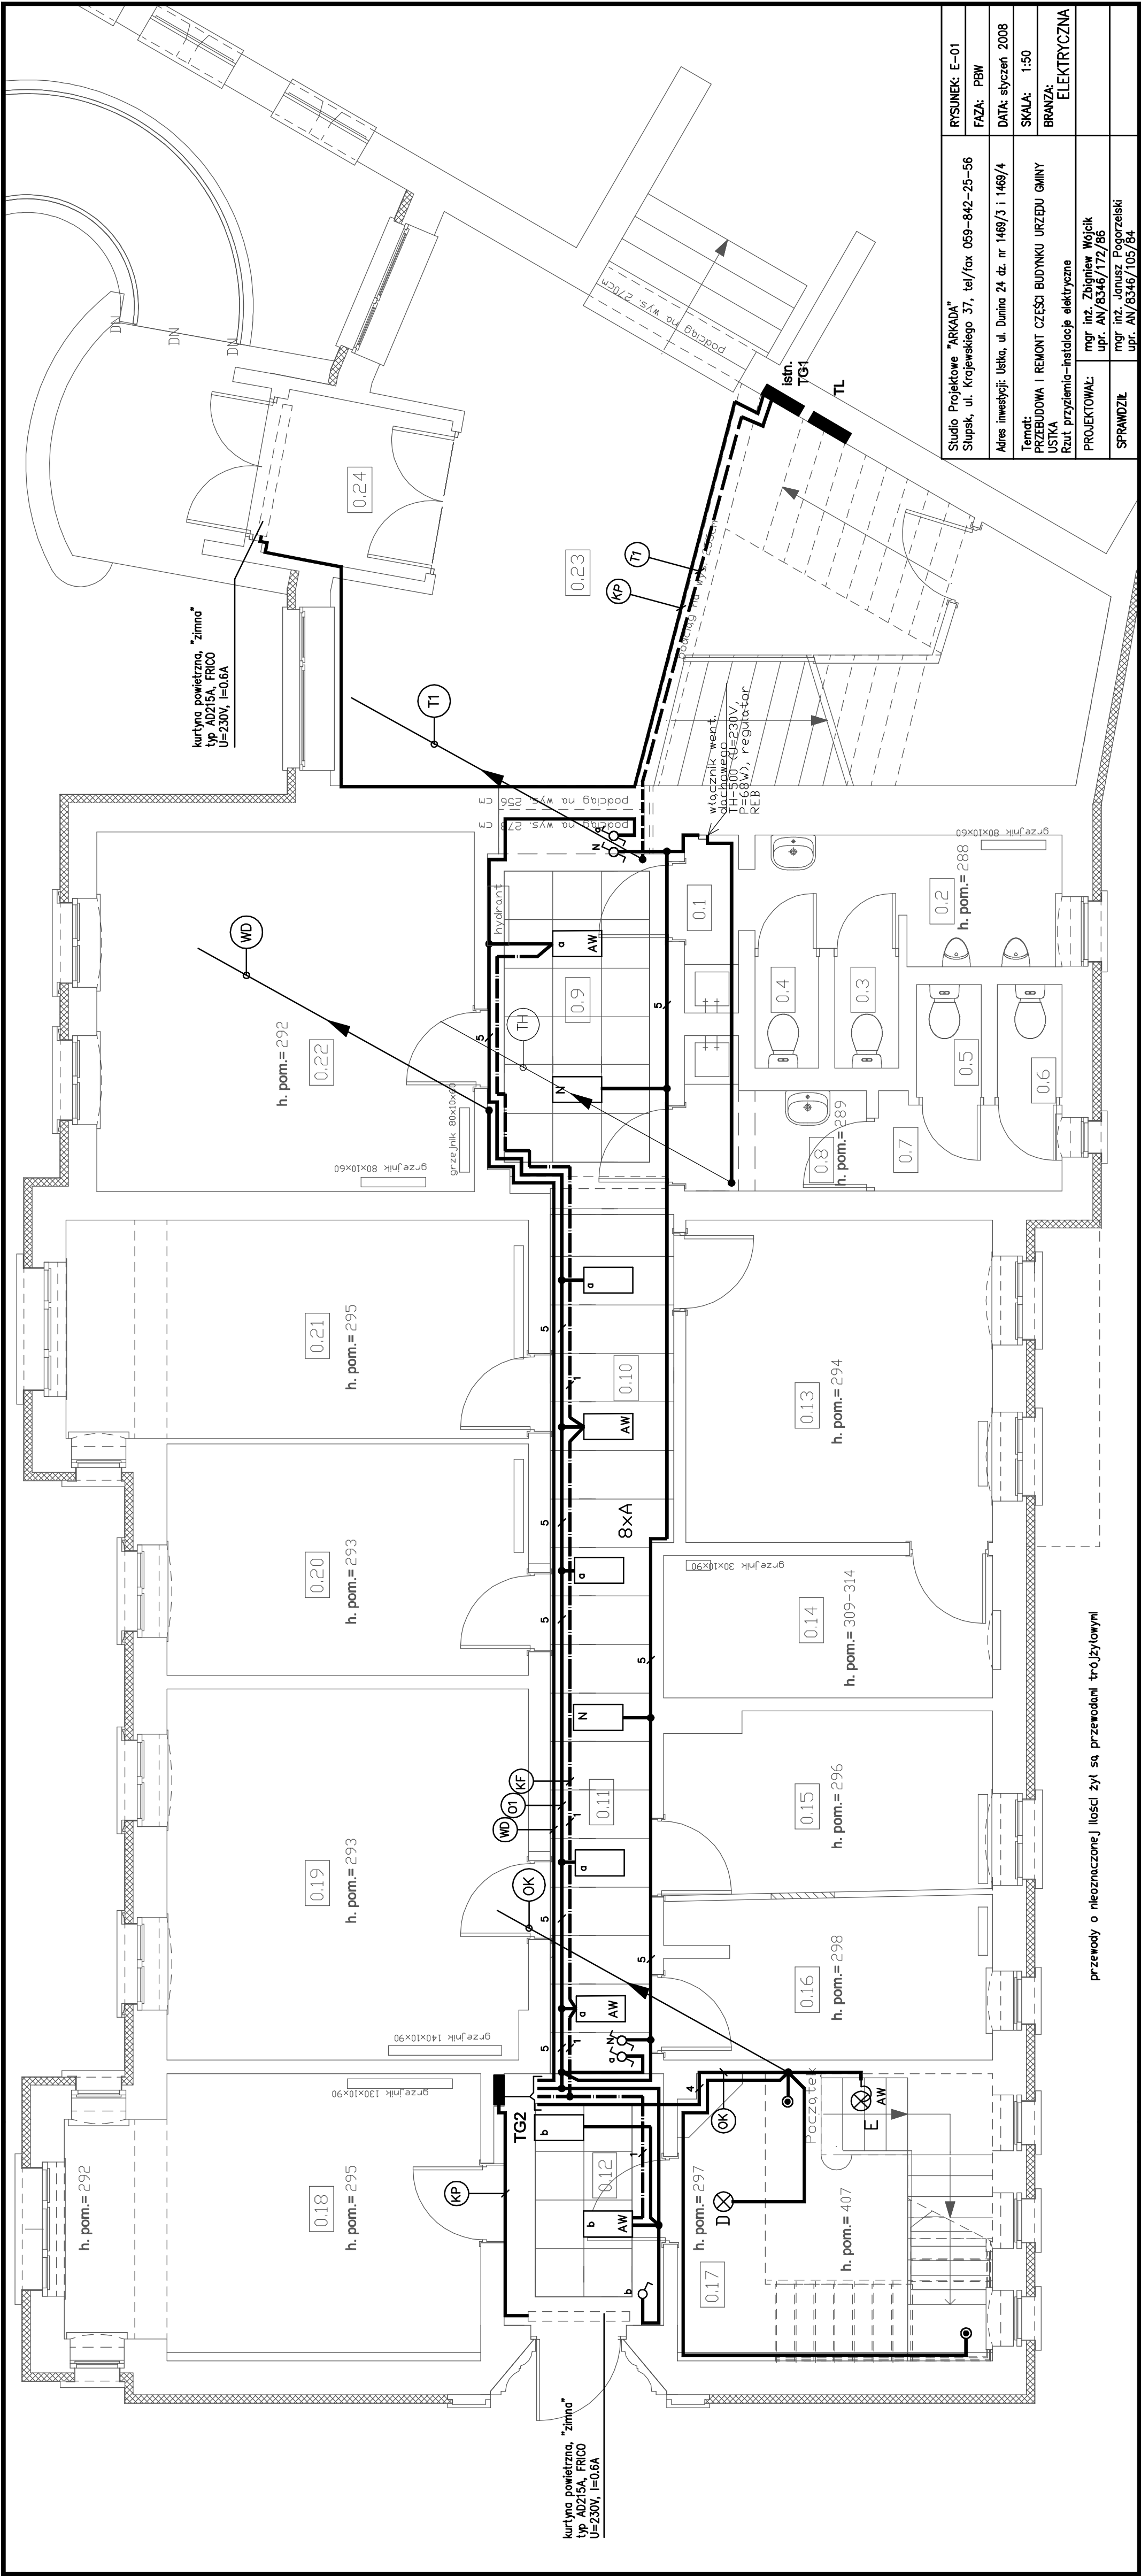

Studio Projektowe "ARKADA"	RSUNEK: E-01
Slupsk, ul. Krajewskiego 37, tel/fax 059-842-25-56	FAZA: PBN
Adres inwestycji: Ustka, ul. Dmowa 24 dz. nr 1489/3 i 1489/4	DATA: styczeń 2008
Temat: PRZEBUDOWA I REMONT CZĘŚCI BUDYNKU URZĘDU GMINY	SKALA: 1:50
USTKA	BRANŻA: ELEKTRYCZNA
Rzut przyłączenia - instalacje elektryczne	
PROJEKTOWAŁ: mgr inż. Zbigniew Wojcik	
mgr inż. Janusz Pogorzański	
SPRAWDZIŁ: mgr inż. Janusz Pogorzański	