



POSADOWIENIE PRZEWODU W PASIE ZIELENI

ZABEZPIECZENIE UZBROJENIA PODZIEMNEGO

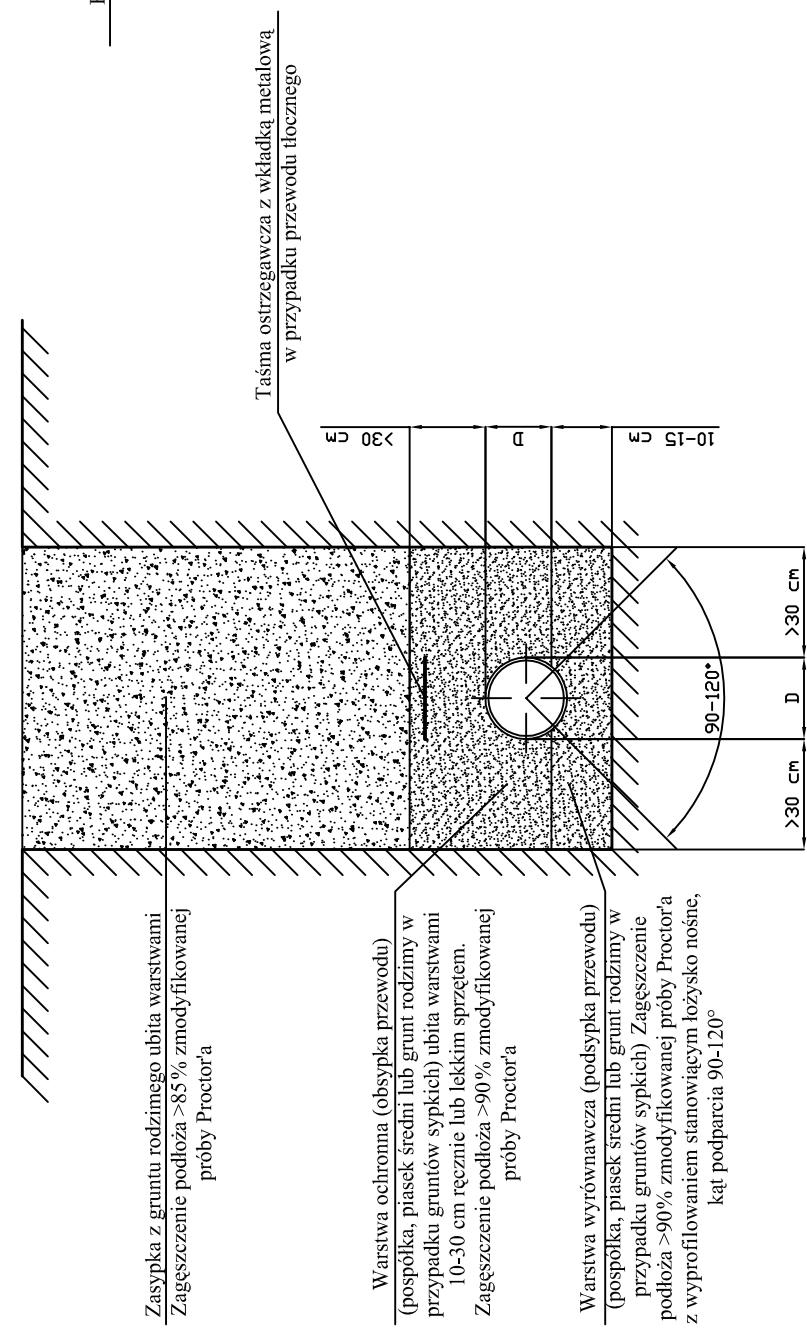


POSADOWIENIE PRZEWODU W PASIE DROGI

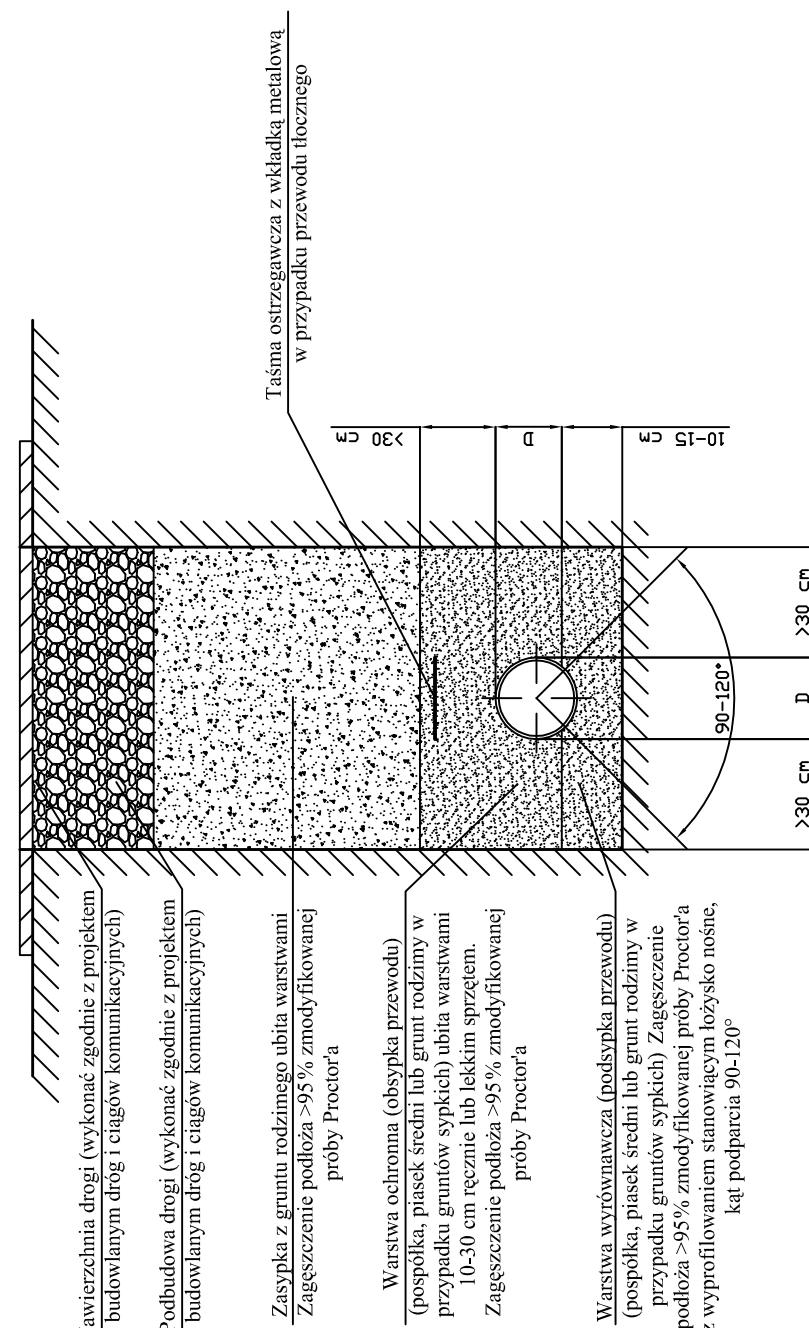

UWAGI:

1. Warstwa wyrównawcza (podsyphka) nie może zawierać:
 - częstek większych ~od 20 mm.
 - ostrych kamieni lub innego tamańskiego materiału.
2. Warstwa ochronna (obsypka) i zasyпka nie może zawierać:
 - częstek większych od 60 mm.
 - nie może być zmrózona, zawierać brył lodu itp.
3. Do warstwy wyrównawczej (podsyphki), warstwy ochronnej (obsypki) oraz ostatniej warstwy zasyпki pod nawierzchnią dróg nie wolno używać spoiwowych gruntów rodzimych (np. piasku gliniastego, gliny, pyłu piaszczystego itp.). Dopuszczalne jest natomiast stosowanie rodzinnych gruntów sypkich: piasków drobnych, średnich, grubych, pospolek lub zwierów)
4. Niedopuszczalne jest podkładanie pod rury kawałków drewna kamieni lub gruzu.

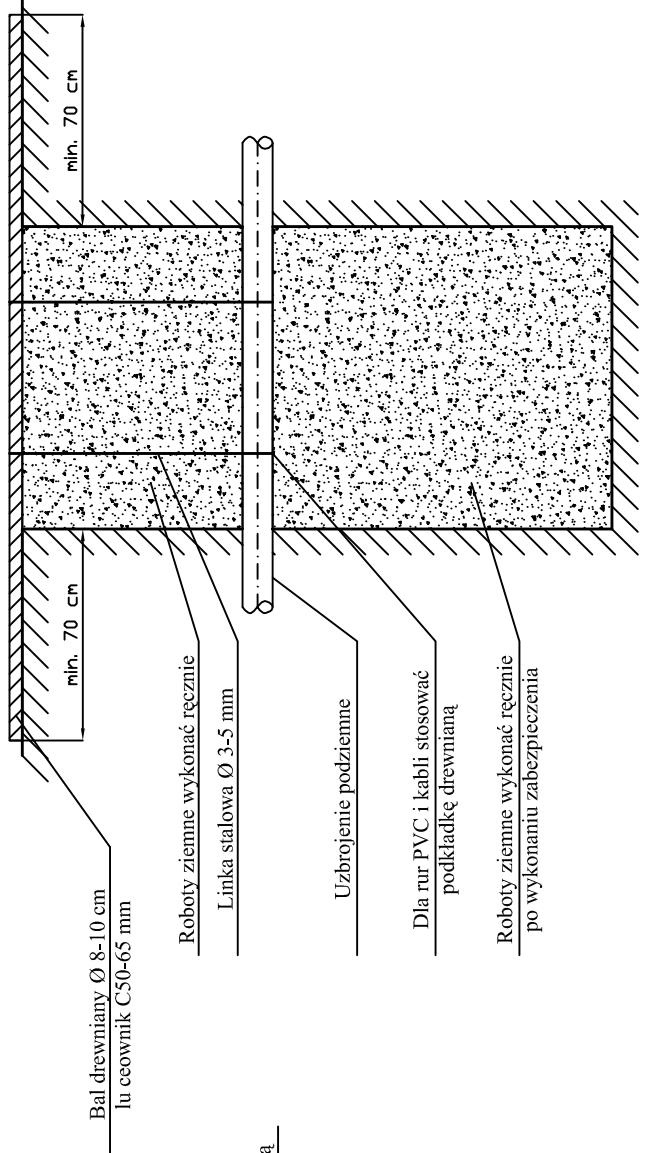

UWAGI:

1. Warstwa wyrównawcza (podsyphka) nie może zawierać:
 - częstek większych ~od 20 mm.
 - ostrych kamieni lub innego tamańskiego materiału.
2. Warstwa ochronna (obsypka) i zasyпka nie może zawierać:
 - częstek większych od 60 mm.
 - nie może być zmrózona, zawierać brył lodu itp.
3. Do warstwy wyrównawczej (podsyphki), warstwy ochronnej (obsypki) oraz ostatniej warstwy zasyпki pod nawierzchnią dróg nie wolno używać spoiwowych gruntów rodzimych (np. piasku gliniastego, gliny, pyłu piaszczystego itp.). Dopuszczalne jest natomiast stosowanie rodzinnych gruntów sypkich: piasków drobnych, średnich, grubych, pospolek lub zwierów)
4. Niedopuszczalne jest podkładanie pod rury kawałków drewna kamieni lub gruzu.

Kijewski Instalacje Sanitarne	BRANŻA SANITARNA
76-200 Słupsk, ul. Poprzeczna 2, NIP 839-135-79-10, REGON 770824928 tel. 059 8402437, kom. 603 194765, e-mail: kijewski_instalacje@op.pl	Data: styczeń 2009
Obiekty: Sieć wodociągowa i kanalizacji sanitarnej	Skala: 1:25
Tytuł rys.: POSADOWIENIE PRZEWODÓW I ZABEZPIECZENIE UZBROJENIA	Nr rys.: 10
Autor projektu: mgr inż. Joachim Kijewski Opracował: mgr inż. Tomasz Mularczyk upr. nr 697	Sprawdzał: upr. nr AN/8346/152/84
Podpis:	Podpis: