



Schemat montażowy węzłów W2, W4, W10, W19, W32, W46
Hydranty H1, H2, H4, H5, H6, H7

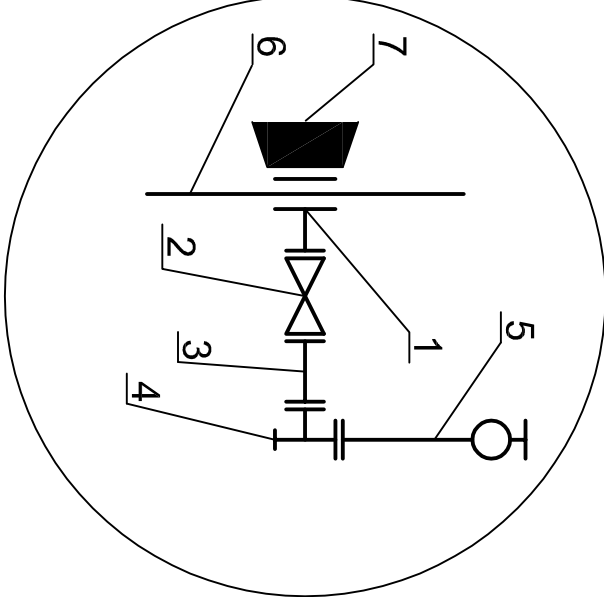


- 1. Opaska do nawiercania Hawle Haku z odejściem koinierzowym dn 110/80
- 2. Zasuwa żelwna koinierzowa krótka dn 80
- 3. Rura żelwna koinierzowa dn 80, L=1m
- 4. Kołano stopowe dn 80
- 5. Hydrant podziemny dn 80
- 6. Projektowany rurociąg PE d 110
- 7. Blok oporowy

Profil podłużny sieci wodociągowej

Skala 1:100/500

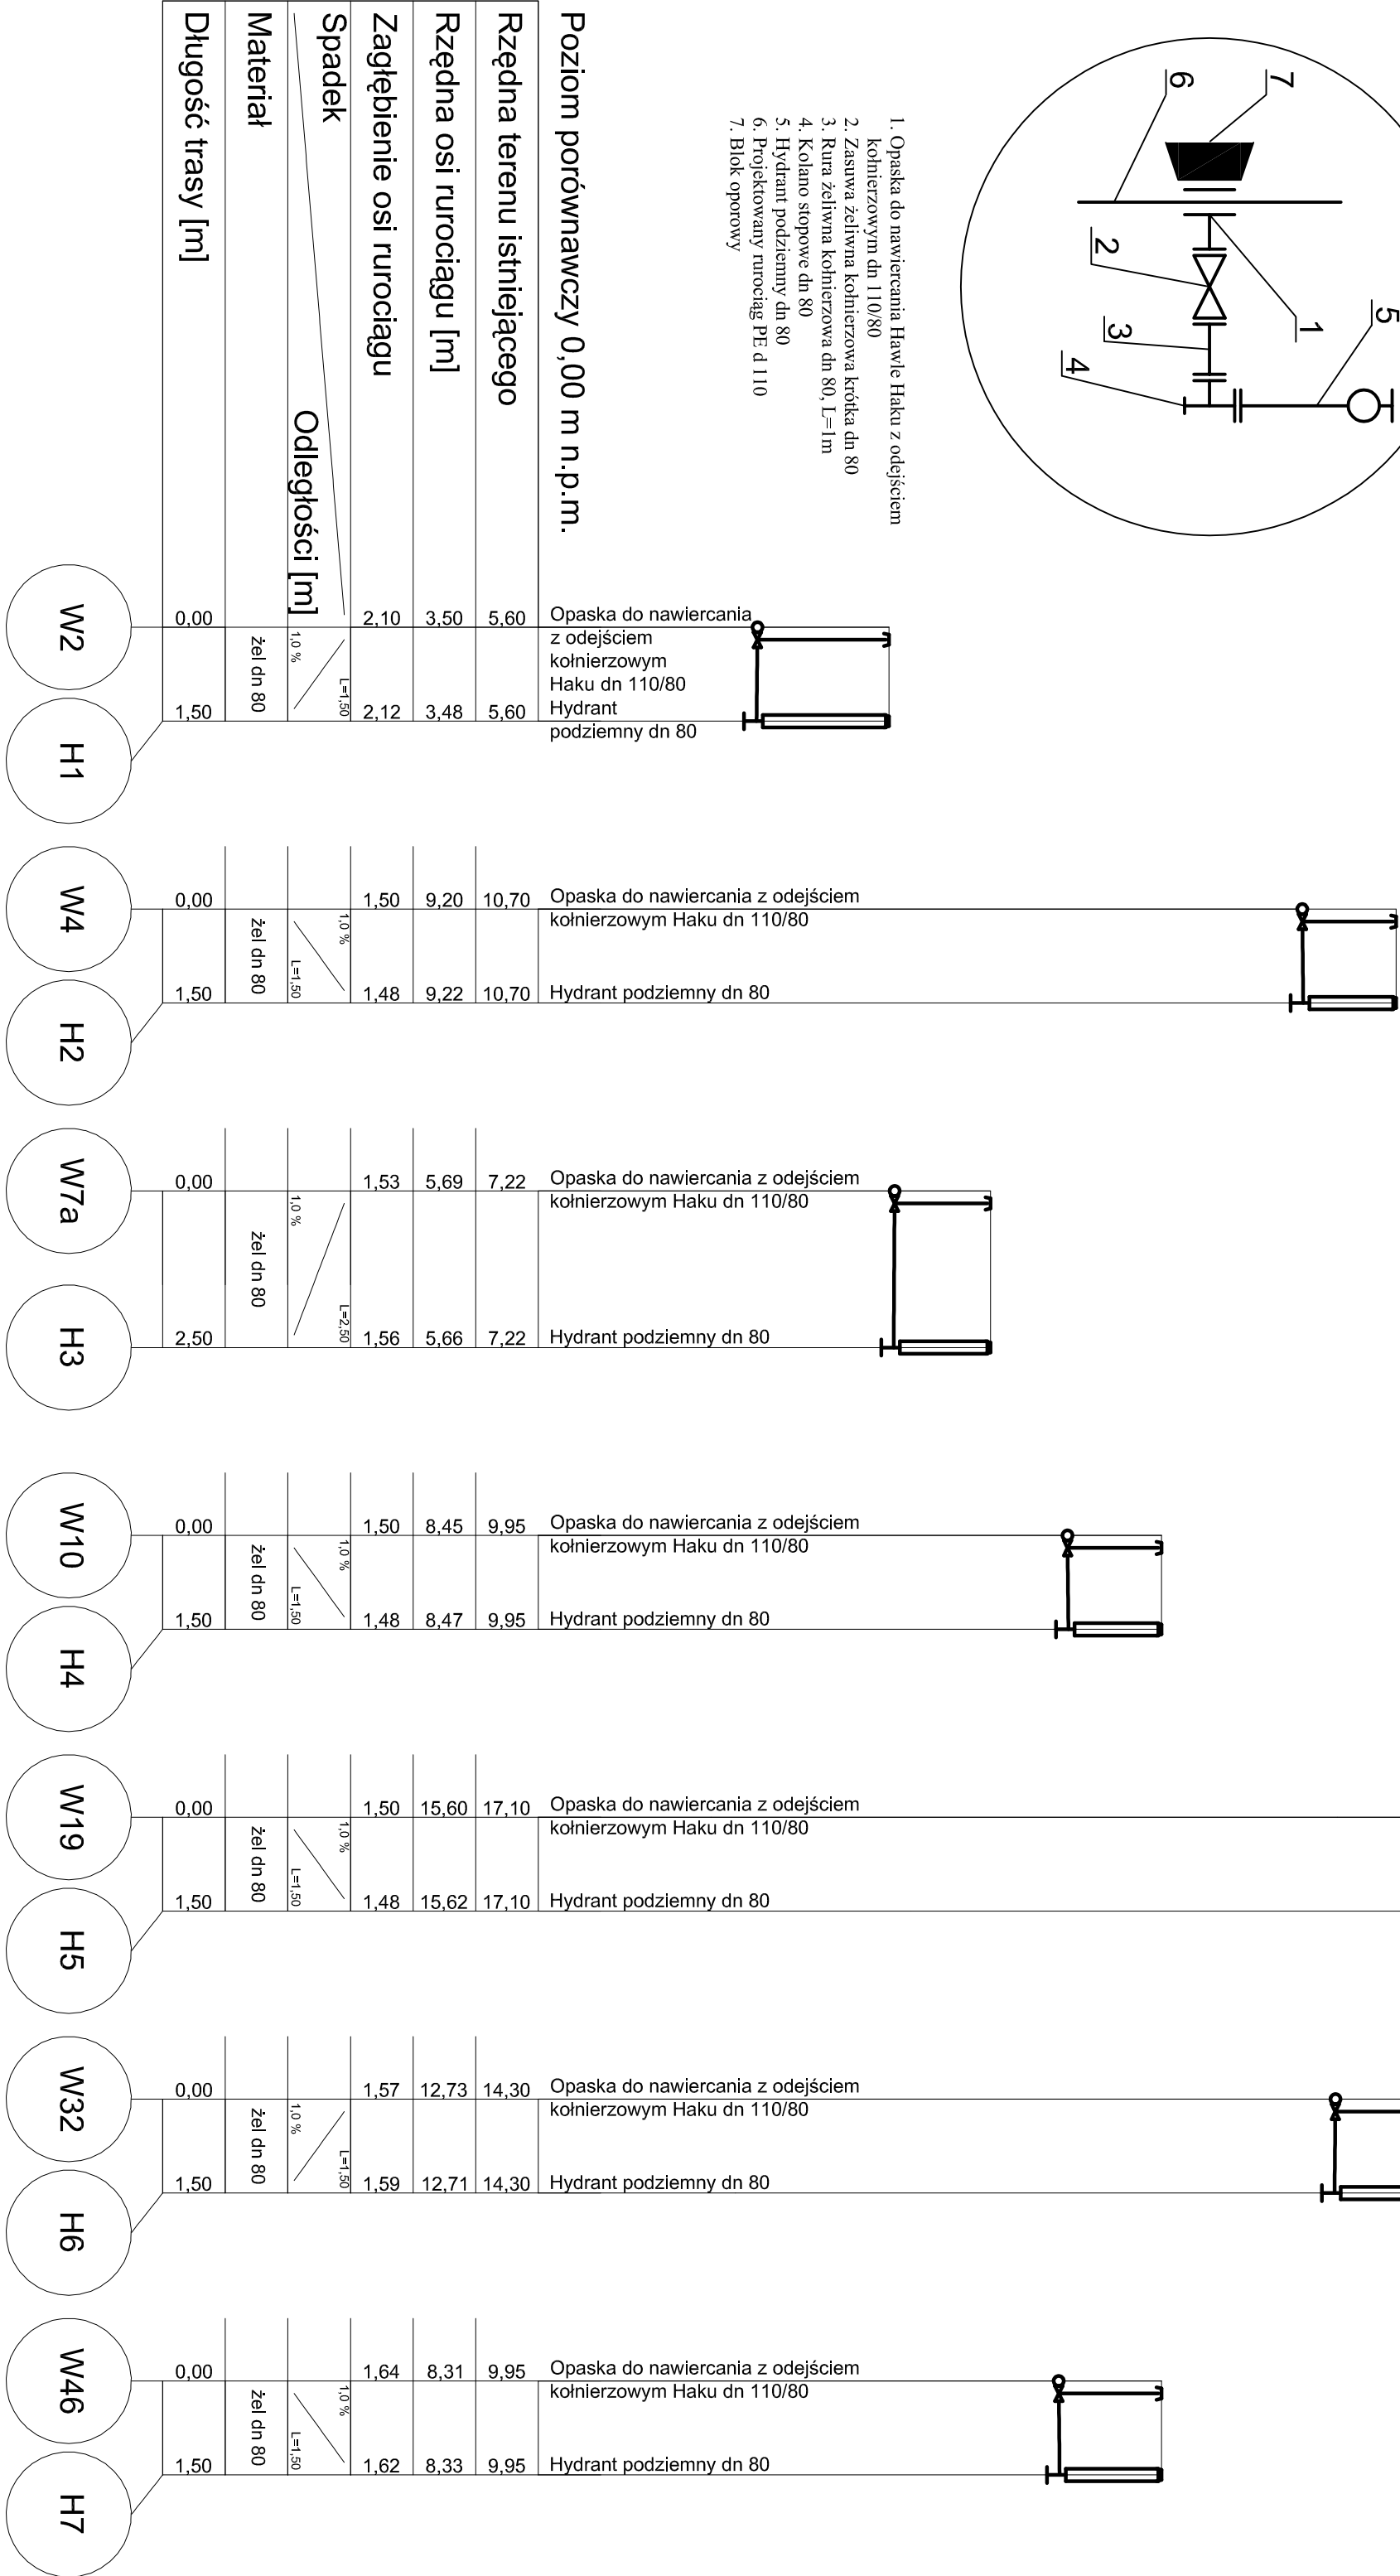

Schemat montażowy węzła W7a
Hydranty H3

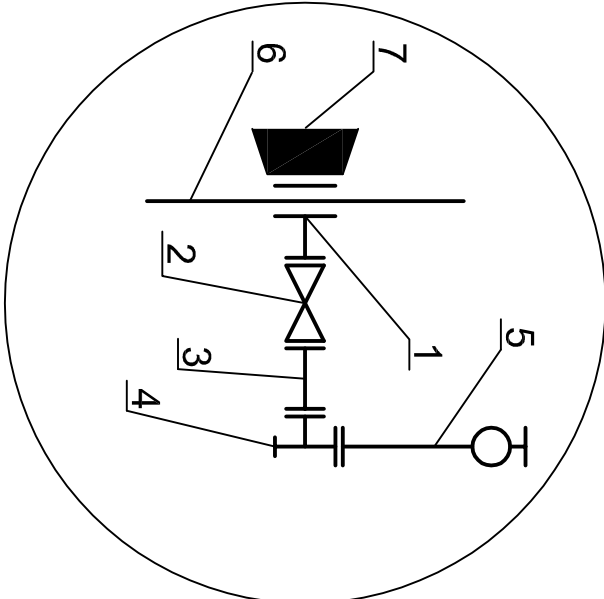

- 1. Opaska do nawiercania Hawle Haku z odejściem koinierzowym dn 110/80
- 2. Zasuwa żelwna koinierzowa krótka dn 80
- 3. Rura żelwna koinierzowa dn 80, L=2m
- 4. Kołano stopowe dn 80
- 5. Hydrant podziemny dn 80
- 6. Projektowany rurociąg PE d 110
- 7. Blok oporowy

UWAGA:
Roboty ziemne pobliżu kołujących sieci prowadzić ręcznie i pod nadzorem właścicieli tychże sieci. Na trasie w rejonach gdzie nie występuje uzbrojenie podziemne roboty ziemne wykonać sprzętem mechanicznym. W odległości min. 5,0 m przed kołnią z istniejącym uzbrojeniem prace wykonywać w tym rejonie ręcznie. Przed przystąpieniem do wykonania wykopów pod rurociągi wykonać przekopy próbne celem potwierdzenia przebiegu istniejącego uzbrojenia podziemnego.

Kijewski Instalacje Sanitarne			
76-200 Słupsk, ul. Poprzeczna 2, NIP 839-135-79-10, REGON 770824928		BRANŻA	
tel./059 8402437, kom. 603 194765, e-mail: kijewski.instalacje@op.pl		SANITARYNA	
Inwestor: Gmina Ustka		Data: sierpień 2009	
Adres: Dębina, gm. Ustka		Skala: 1:100/500	
Obiekt: Sieć wodociągowa i kanalizacji sanitarnej		Tytuł rys.: Stan	
Autor projektu: mgr inż. Adam Kijewski		Sprawdził: mgr inż. Tomasz Malinowski	
Inżynier: mgr inż. Tomasz Malinowski		Nz rys.: 6	
Podpis: [Signature]		Podpis: [Signature]	