



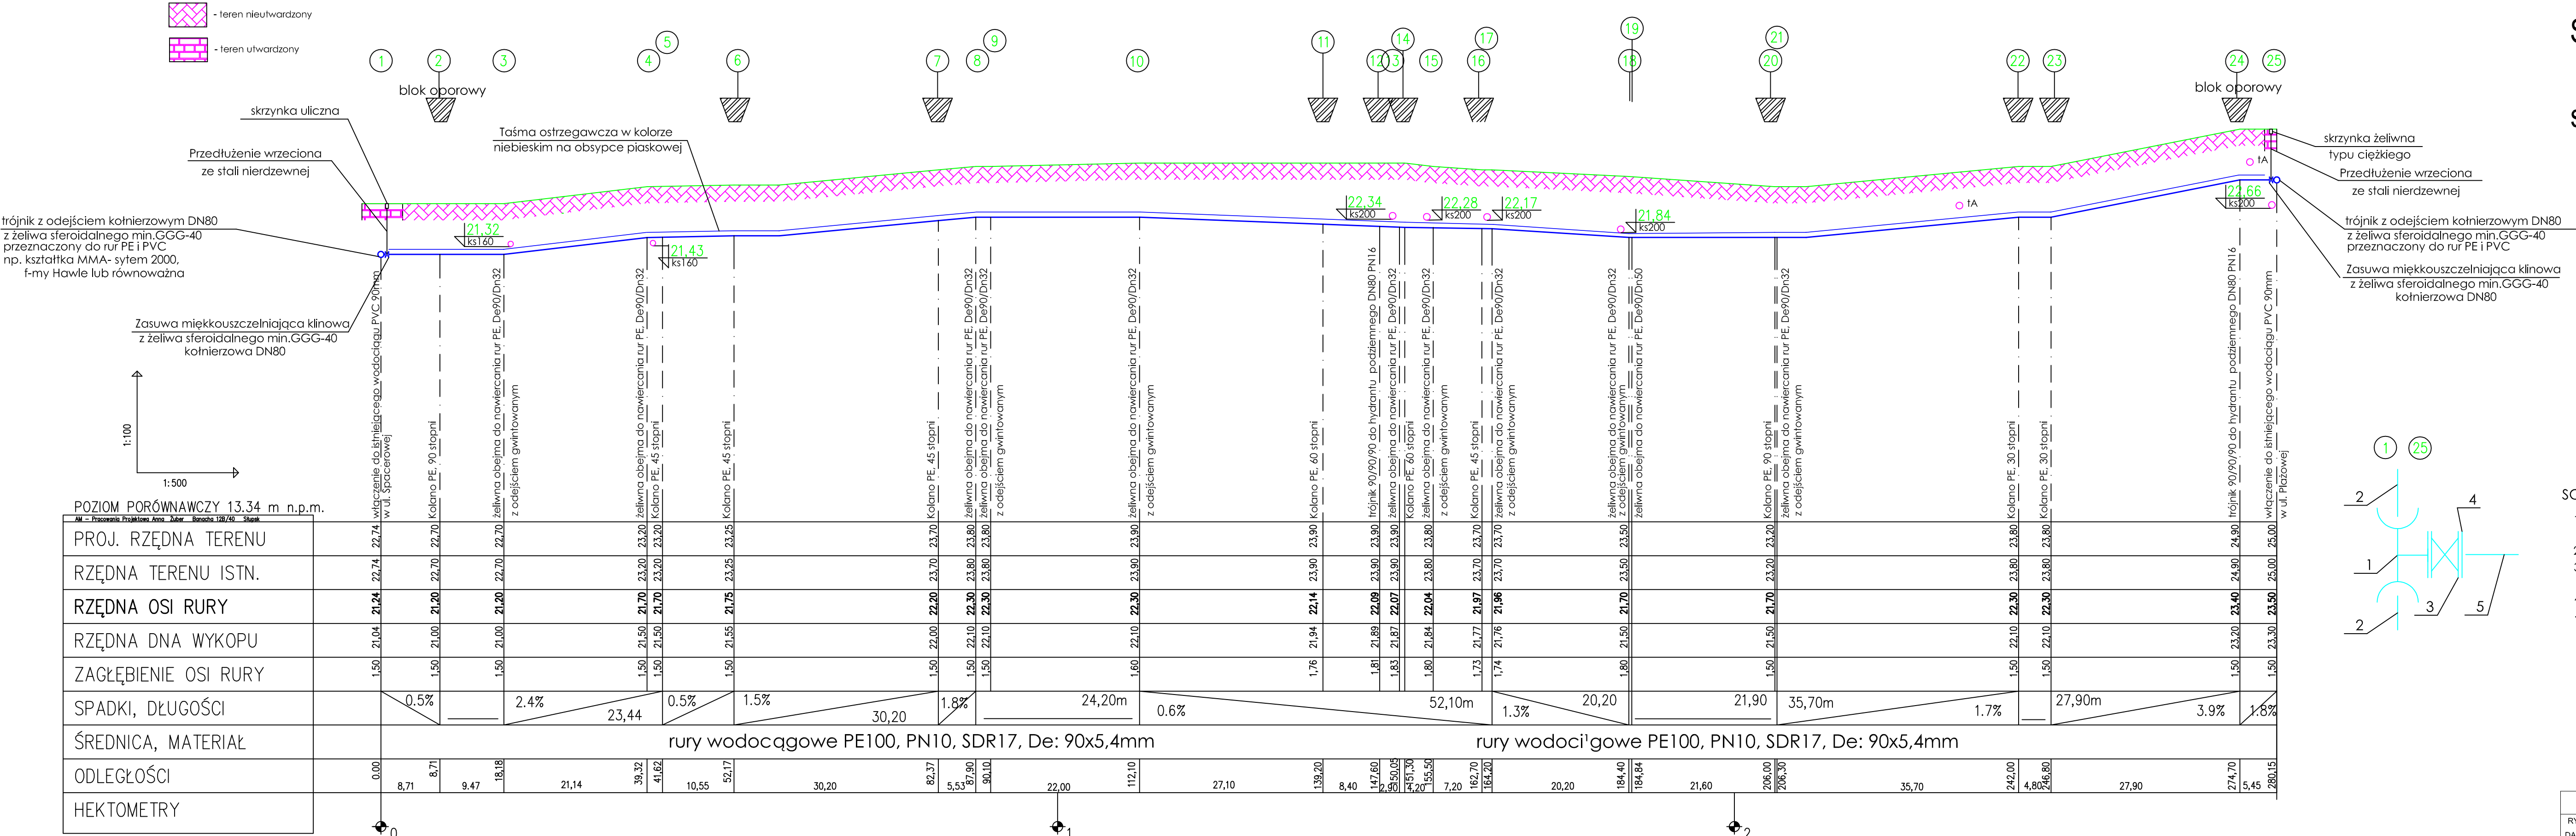

SIEĆ WODOCIĄGOWA

PROFIL PODŁUŻNY

skala 1:500/100

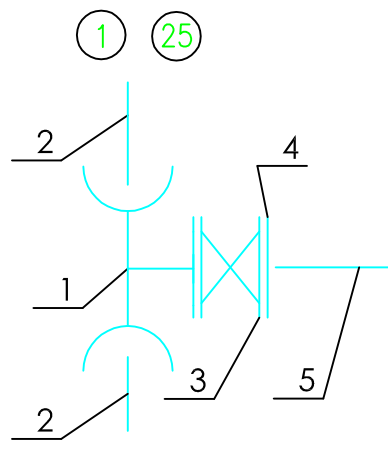

- SCHEMAT WŁĄCZENIA DO SIECI PVC 90:
1. TRÓJNIK Z ODEJŚCIEM KOŁNIERZOWYM DO RUR PVC, ŻELIWO SFEROIDALNE GGG-40
 2. ISTNIEJĄCA SIEĆ Z RUR PVC Dn 90
 3. ZASUWA KOŁNIERZOWA MIĘKKOUSZCZELNIAJĄCA Z ŻELIWA SFEROIDALNEGO DN80
 4. KOŁNIERZ ŻELIWNY DO RUR PE, DN80
 5. RURA PE100, De:90mm, PN10

SKALA 1:500/100	INWESTOR: Gmina Ustka ul. Dunina 24 76-270 Ustka
RYS. NR 2/1 DATA: 12.2012	OBIEKT: Projekt budowlany sieci wodociągowej i kanalizacji sanitarnej w celu uzbrojenia działek 236+241, 243, 246+251 i 256
BRANŻA SANITARNA	TEMAT: Profil podłużny sieci wodociągowej 1-25
PROJEKTOWAŁ: mgr inż. Anna Zuber	SPRAWDZIŁ: inż. Jakub Sieciechowicz
PROJEKTANT mgr inż. Anna Zuber	PROJEKTANT mgr inż. Anna Zuber
Nr ZAP/0211/POOS/10	UAN.8346/305/90